


RZUT PARTERU TOALETY INSTALACJA KANALIZACYJNA

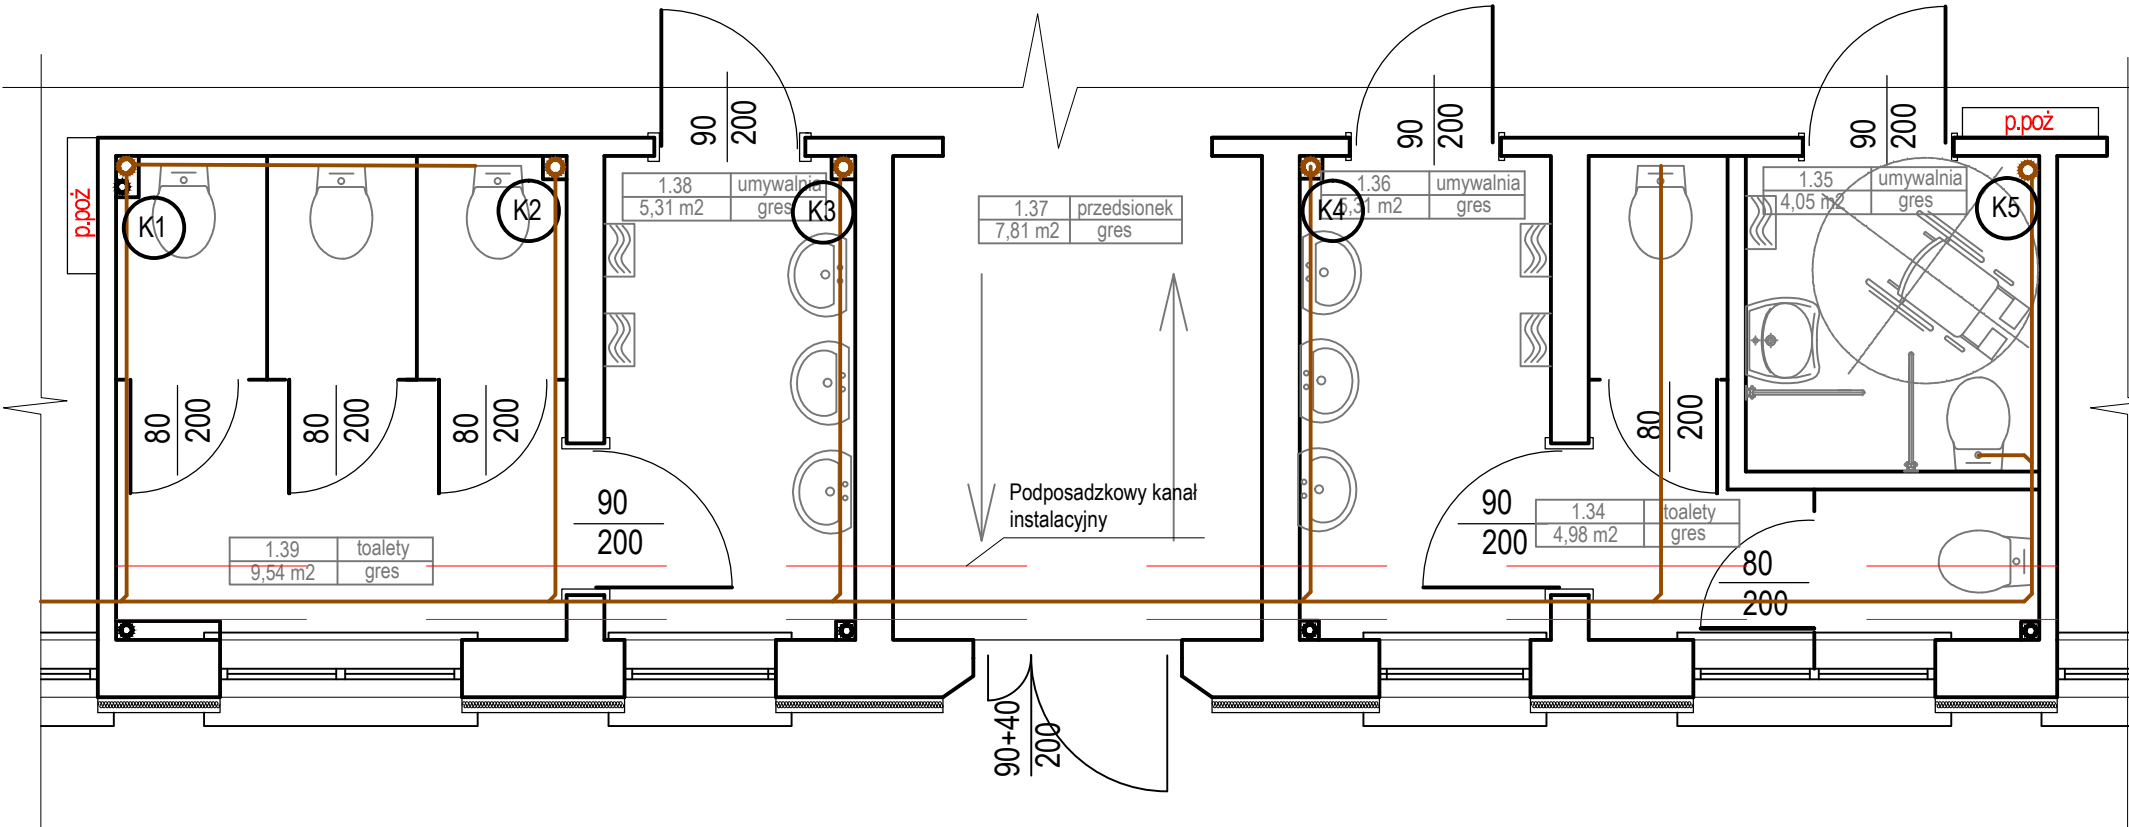

OZNACZENIA:


K1

Kanalizacja sanitarna  
- Nr Pionu

Poniomy kanalizacyjne wykonać z rur PCV SDR 34 a piony i podejścia z rur PCV SDR 40

Instalacja p.poż. rur ocynkowana fi 63 mm

RZUT PARTERU TOALETY INSTALACJA P.POŻ

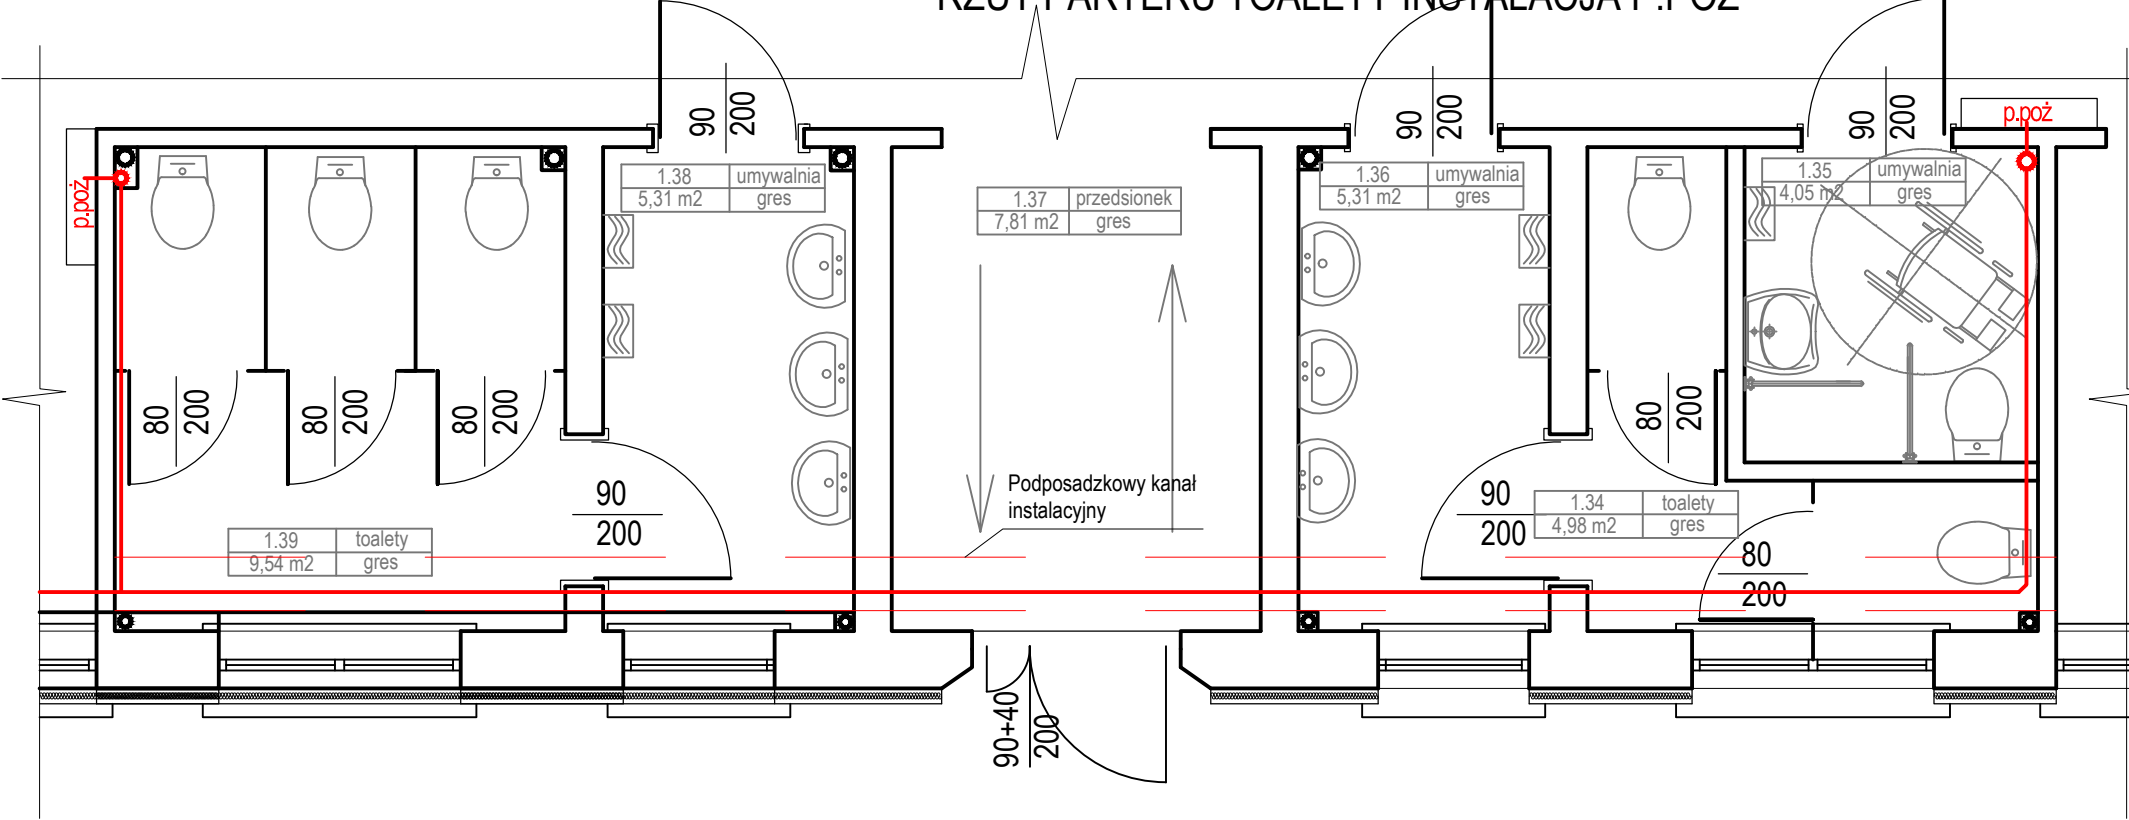

WYKONAWCA: Jacek Karpowicz  
ul. Kościuszki 49, 82-433 Mikołajki Pomorskie  
tel. 506 77 45 52, e-mail; karpowiczbiuro@gmail.com

INWESTOR: MIASTO I GMINA PRABUTY  
82-550 Prabuty, ul. Kwidzińska 2

TYTUŁ PROJEKTU: REMONT PARTERU SZKOŁY PODSTAWOWEJ NR 2  
W PRABUTACH  
82-550 Prabuty, ul. Obrońców Westerplatte 11

AUTORZY PROJEKTU:	NR UPRAWNIEN:	PODPIS:
mgr inż. Jacek Karpowicz	POM/0135/OWOK/14	

NAZWA RYSUNKU: RZUT PARTERU TOALETY-INSTALACJA KANALIZACYJNA  
RZUT PARTERU TOALETY- INSTALACJA P.POŻ

Skala: 1:50 Faza: PW Data: 02-2019 Nr. rys: 1