


RZUT PARTERU skala 1:50

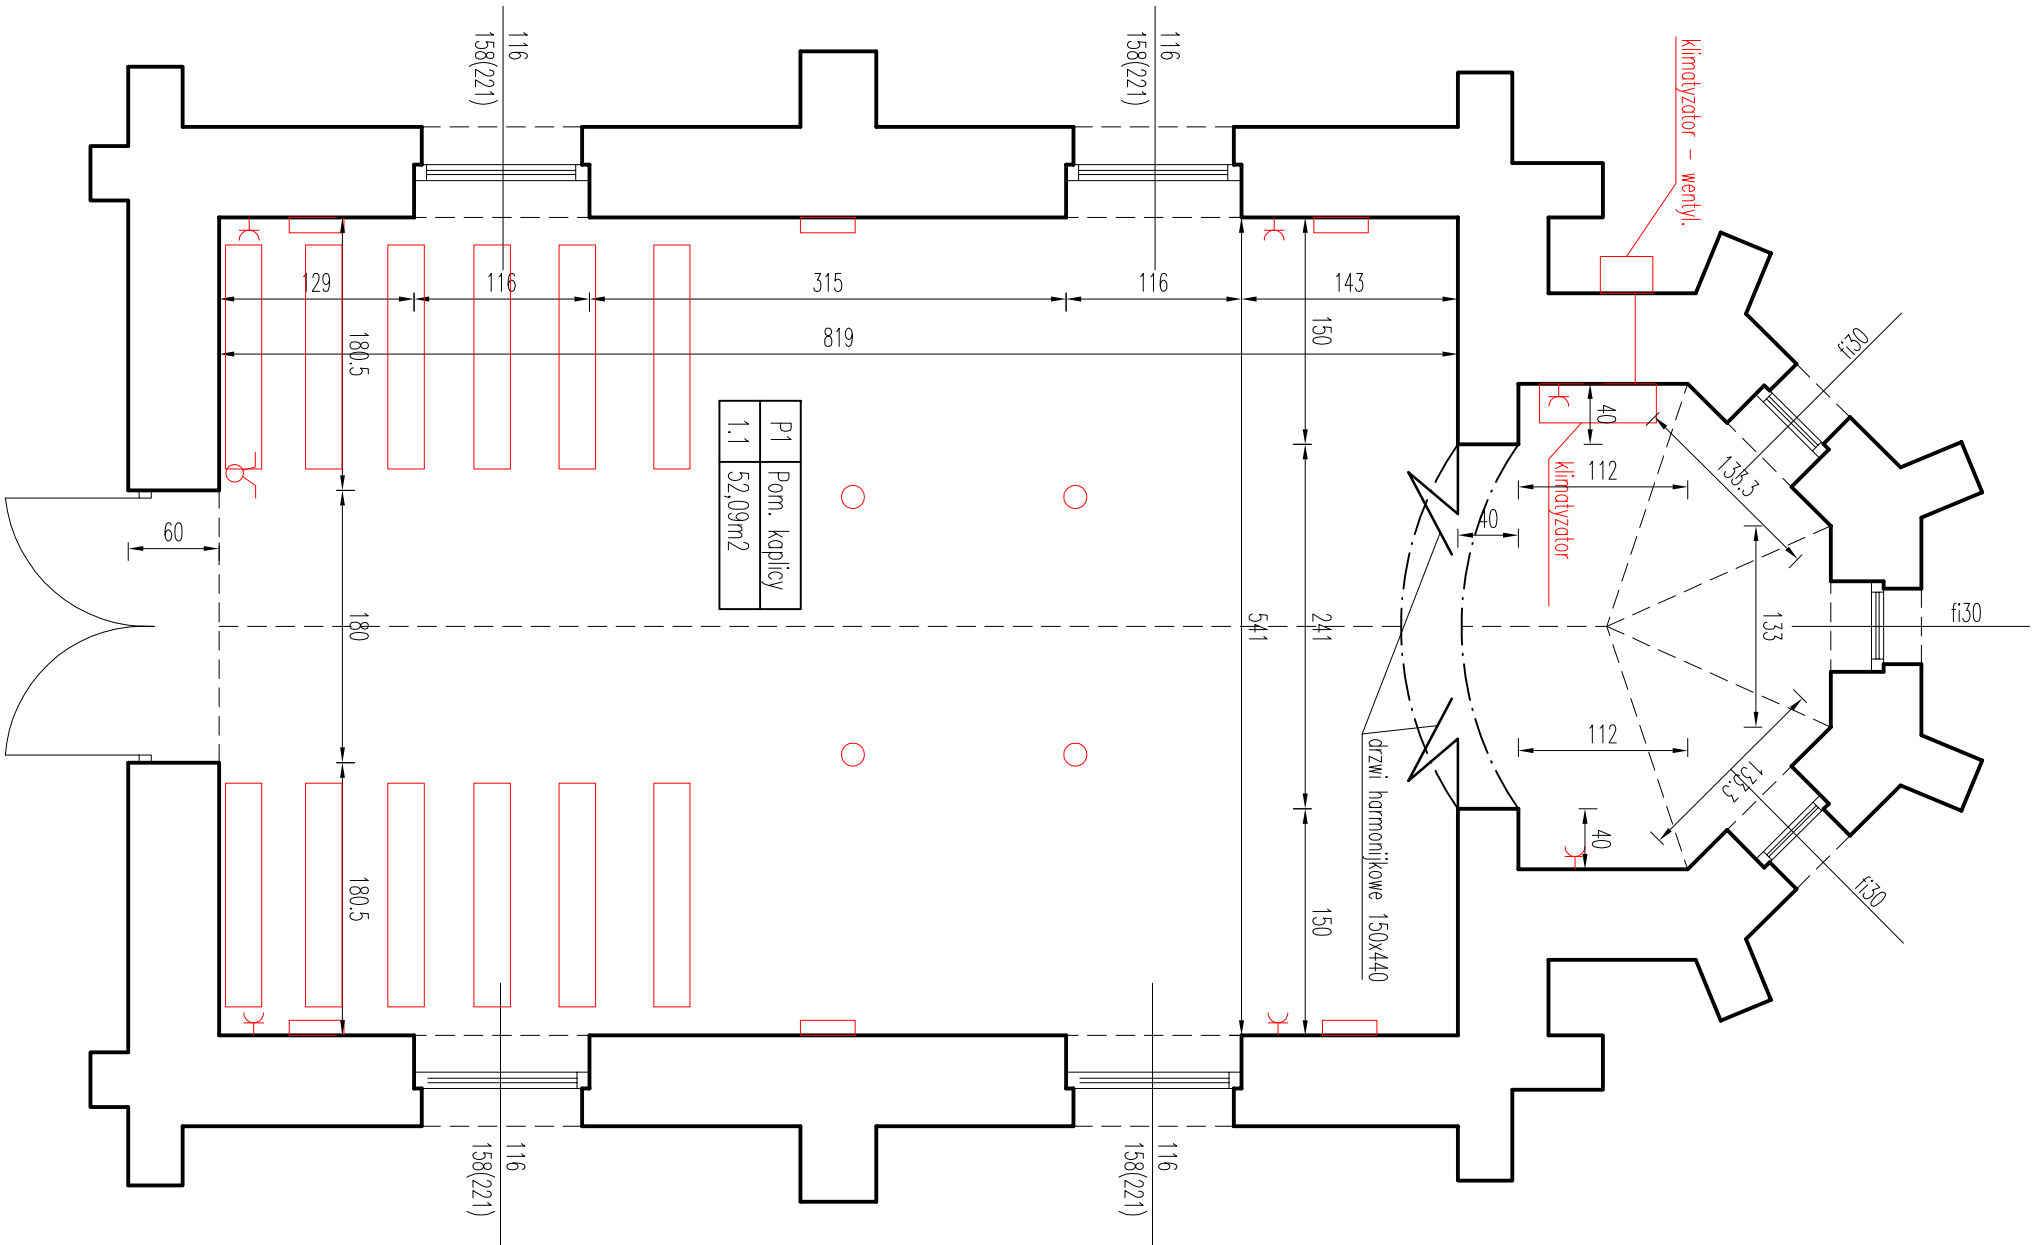

LEGENDA

kinkiet nościenny

lampa wisząca

włącznik światła

gniazdo wtykowe

ławka bez oparcia

Biurow Obsługi Inwestycji

Daniel Łukiańczyk

WYKONAWCA:

BIURO OBSŁUGI INWESTYCJI – DANIEL ŁUKIAŃCZYK

82-500 Kwidzyn, ul. Koszykowa 23B

tel.691-593-444, NIP:743-161-11-72, e-mail: lukianczyk@o2.pl

INWESTOR:

MIASTO I GMINA PRABUTY

82-550 Prabuty, ul. Kwidzyńska 2

TYTUŁ PROJEKTU:

Remont budynku kaplicy cmentarnej, ul. Parkowa w Prabutach

Prabuty dz. nr. 125/2, Gmina Prabuty

AUTORZY PROJEKTU:

NR. UPRAWNIENI:

PODPIS:

inż. Daniel Łukiańczyk

POM/0126/OMOK/06

NAZWA RYSUNKU:

RZUT PARTERU

SKALA:

FAZA:

DATA:

NR. RYSUNKU:

1:50

PB

20-08-2016

A2